


**Legende**

vorhanden	geplant	entfällt	
			Schmutzwasserleitung
			Trinkwasserleitung
			Elektrische Leitung oberirdisch
			Elektrische Leitung unterirdisch
			Gasleitung
			Biogasleitung
			Fernheizleitung unterirdisch
			Fernmeldeleitung unterirdisch
			Leerrohr
			FTTH / LWL
			FTTH MFR 7x12x2.0
			Cluster

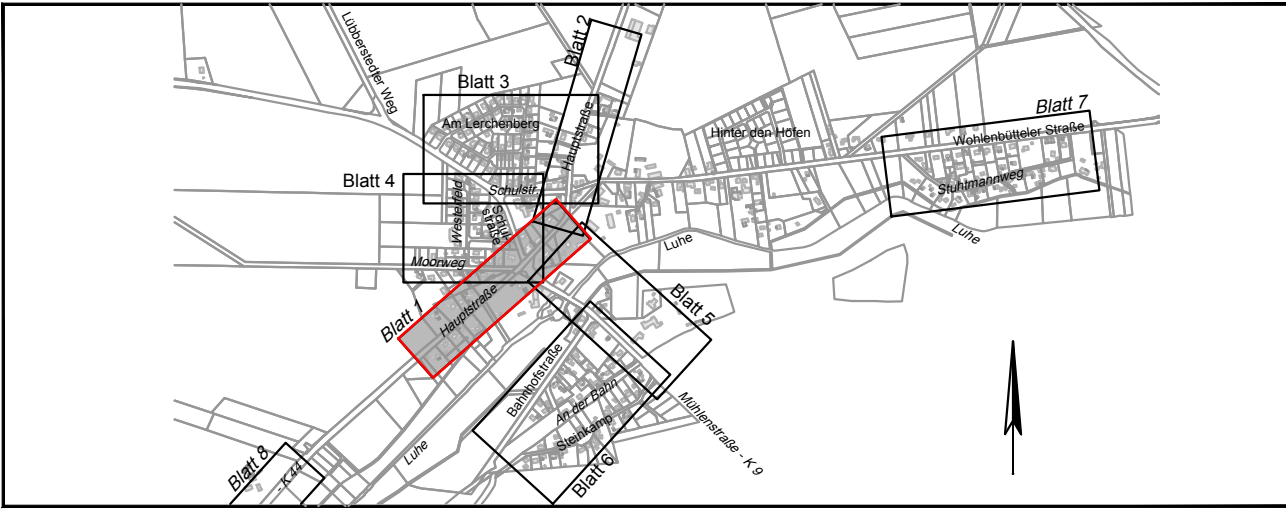

f			
e			
d			
c			
b			
a			
Datum	gez.	gepr.	

**Auftraggeber**

Gemeinde Soderstorf  
 Pinnekuhl 13 - 21388 Soderstorf

**Projekt**

Ausbau von FTTC zu FTTH  
 in der Gemeinde Soderstorf

**Zeichnungsinhalt**

Lageplan 1  
 Ortsteil Soderstorf

	Datum	Name	Projekt-Nr.	Ausführungsplanung
gez.	16.02.18	Siu	0725-17-012	Maßstab: 1:500
PL	16.02.18	Ui	Datei-Name: 180214-AP-Soderstorf	Anlage:
gepr. PL			Stifttabelle	Unterlage:
gepr. RL			Blattgröße: 1160 x 445 mm	Blatt-Nr.: 1

**Verfasst, den**

Sweco GmbH  
 Von-Somnitz-Ring 13  
 21423 Winsen (Luhe)    Telefon +49 4171 79005-0  
 Telefax +49 4171 79005-20

**Aufgestellt, den**

Zertifiziert durch die TÜV Rheinland Cert GmbH  
 (www.tuv.com, ID 9108622071) nach  
 ISO 9001:2008, ISO 14001:2004, OHSAS 18001:2007