


### Legende

vorhanden	geplant	entfällt	
			Schmutzwasserleitung
			Trinkwasserleitung
			Elektrische Leitung oberirdisch
			Elektrische Leitung unterirdisch
			Gasleitung
			Biogasleitung
			Fernheizleitung unterirdisch
			Fernheizleitung oberirdisch
			Leerrohr
			FTTH / LWL
			FTTH MFR 7x12x2,0
			Cluster

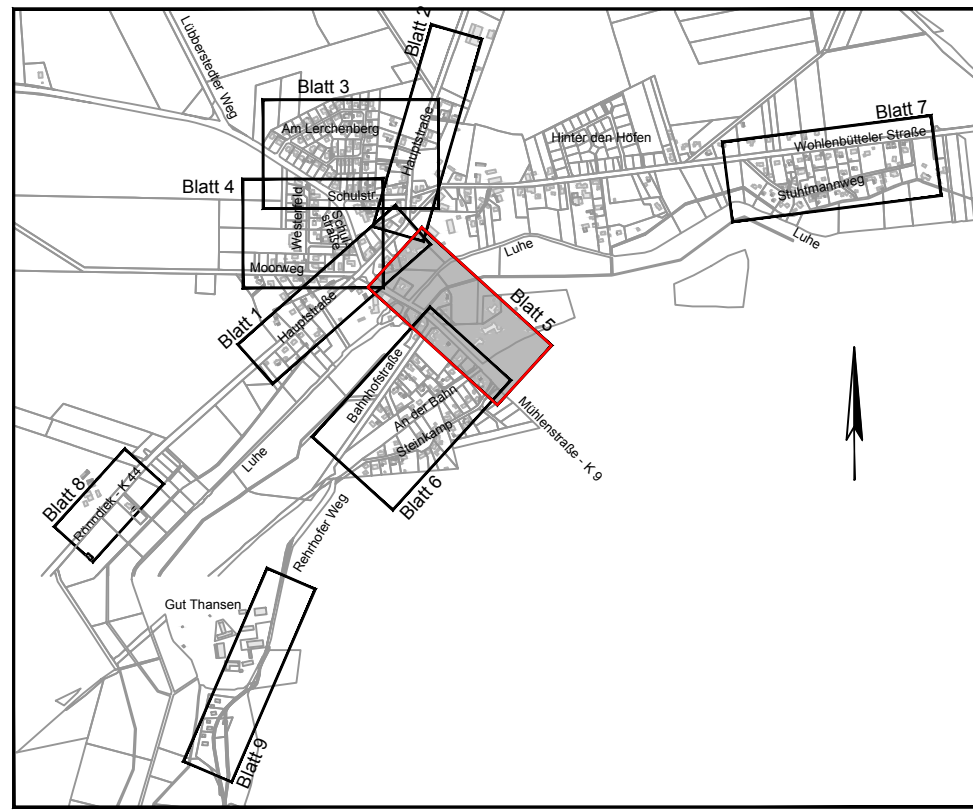

f			
e			
d			
c			
b			
a			
Datum	gez.	gepr.	

**Auftraggeber**  
Gemeinde Soderstorf  
Pinnekuhl 13 - 21388 Soderstorf

**Projekt**  
Ausbau von FTTC zu FTTH  
in der Gemeinde Soderstorf

**Zeichnungsinhalt**  
Lageplan 5  
Ortsteil Soderstorf

Datum	Name	Projekt-Nr.	Ausführungsplanung
gez. 19.02.18	Siu	0725-17-012	Maßstab: 1:500
PL 19.02.18	Ui	Datei-Name 180214-AP-Soderstorf	Anlage:
gepr. PL		Stifttabelle	Unterlage:
gepr. RL		Blattgröße 1160 x 445 mm	Blatt-Nr.: 5

**Verfasst, den**  
Aufgestellt, den

**SWECO**  
Sweco GmbH  
Von-Sonnitz-Ring 13  
21423 Winsen (Lühe)  
Telefon +49 4171 79005-0  
Telefax +49 4171 79005-20  
Zertifiziert durch die TÜV Rheinland Cert GmbH  
(www.tuv.com, ID 9106622071) nach  
ISO 9001:2008, ISO 14001:2004, OHSAS 18001:2007

Planungsgrundlage:  
- digitale Daten des ALKIS, Stand: August 2017  
(Amtliches Liegenschaftskatasterinformationssystem)  
- Bestands- und Höhenplan  
durch Vermessungsbüro John, Stand: August 2017  
- Bezugssystem: ETRS 89, UTM-Abbildung  
- Höhenbezug: DE\_DHHN92\_NH