


### Legende

vorhanden	geplant	entfällt	
			Schmutzwasserleitung
			Trinkwasserleitung
			Elektrische Leitung oberirdisch
			Elektrische Leitung unterirdisch
			Gasleitung
			Biogasleitung
			Fernheizleitung unterirdisch
			Fernheizleitung unterirdisch
			Leerrohr
			FTTH / LWL
			FTTH MFR 7x12x2,0
			Cluster

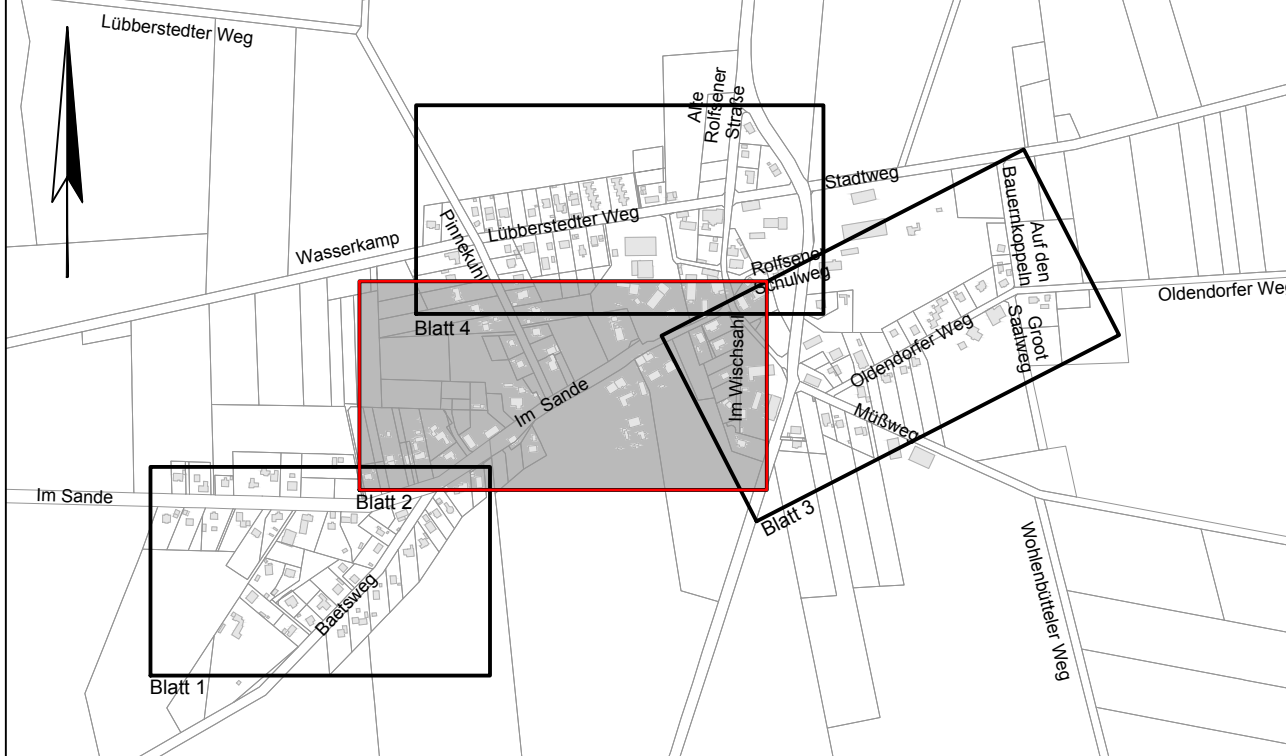

f			
e			
d			
c			
b			
a			
Datum	gez.	gepr.	

Auftraggeber  
**Gemeinde Soderstorf**  
 Pinnekuhl 13 - 21388 Soderstorf

Projekt  
**Ausbau von FTTC zu FTTH**  
 in der Gemeinde Soderstorf

Zeichnungsinhalt  
**Lageplan 2**  
 Ortsteil Rolfsen

Datum	Name	Ausführungsplanung	
gez. 20.02.18	Slu	Projekt-Nr. 0725-17-012	Maßstab: 1:500
PL 20.02.18	Ul	Datei-Name AP-Rolfsen	Anlage:
gepr. PL		Stiftabelle	Unterlage:
gepr. RL		Blattgröße 1350 x 594 mm	Blatt-Nr.: 2

Verfasst, den  
 Aufgestellt, den

SWECO

Sweco GmbH  
 Von-Schmidt-Ring 13  
 21423 Wissem (Lüneburg)  
 Telefon +49 471 79050-0  
 Telefax +49 471 79050-20  
 Zertifiziert durch die TÜV Rheinland Cert GmbH  
 www.tuv.com, ID 9108622011 nach  
 ISO 9001:2008, ISO 14001:2004, OHSAS 18001:2007

Planungsgrundlage:  
 - digitale Daten des ALKIS, Stand: August 2017  
 (inklusive Legungshinweise für unterirdische Systeme)  
 - Bestands- und Höhenplan  
 durch Vermessungsbüro John, Stand: August 2017  
 - Bezugssystem: ETRS 89, UTM-Abbildung  
 - Höhenbezug: DE\_DHHN92\_NH