


Legende

| vorhanden | geplant | entfällt | |
|-----------|---------|----------|----------------------------------|
| | | | Schmutzwasserleitung |
| | | | Trinkwasserleitung |
| | | | Elektrische Leitung oberirdisch |
| | | | Elektrische Leitung unterirdisch |
| | | | Gasleitung |
| | | | Biogasleitung |
| | | | Fernheizleitung unterirdisch |
| | | | Fernmeldeleitung unterirdisch |
| | | | Leerrohr |
| | | | FTTH / LWL |
| | | | FTTH MFR 7x12x2,0 |
| | | | Cluster |

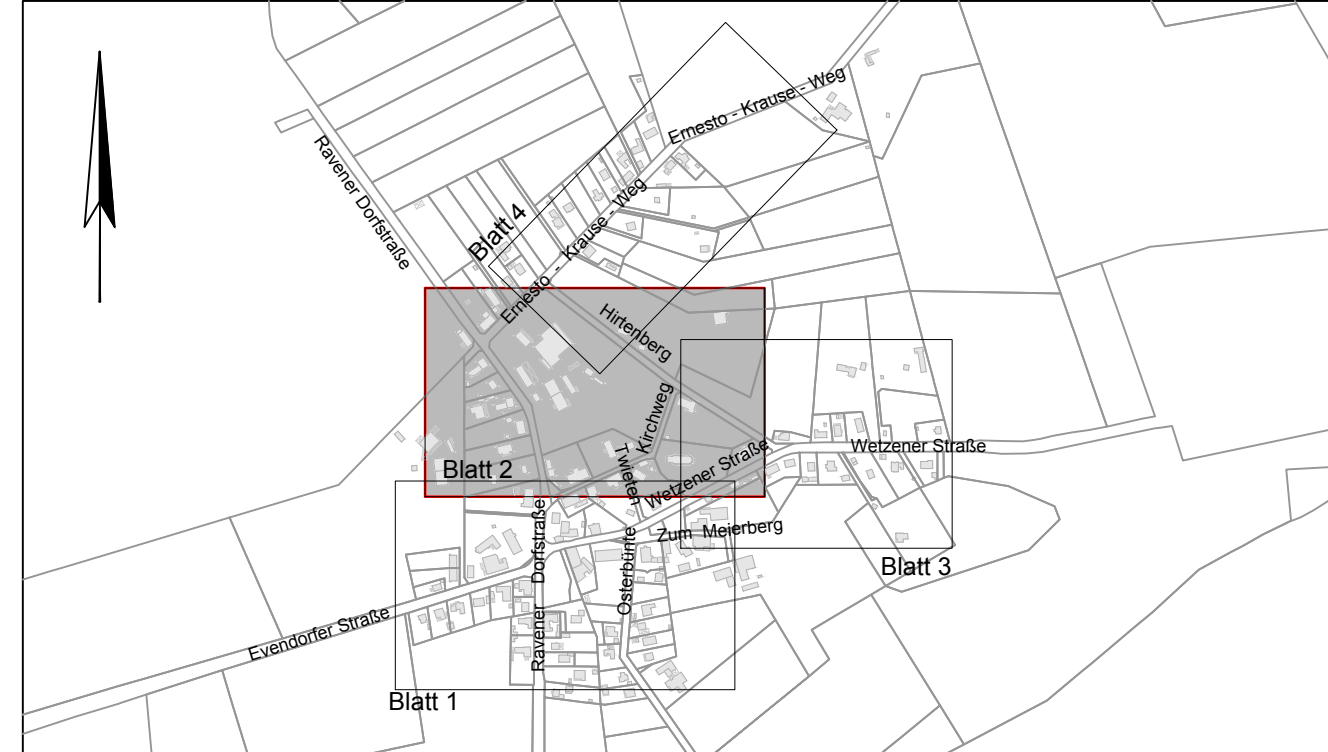

| | | | |
|-------|------|-------|--|
| f | | | |
| e | | | |
| d | | | |
| c | | | |
| b | | | |
| a | | | |
| Datum | gez. | gepr. | |

Auftraggeber
Gemeinde Soderstorf
Pinnekuhl 13 - 21388 Soderstorf

Projekt
Ausbau von FTTC zu FTTH
in der Gemeinde Soderstorf

Zeichnungsinhalt
Lageplan 2
Ortsteil Raven

| Datum | Name | Projekt-Nr. | Ausführungsplanung |
|---------------|------|---------------------------|--------------------|
| gez. 07.03.18 | Situ | 0725-17-012 | Maßstab: 1:500 |
| PL 07.03.18 | Ui | Datei-Nr. 180214-AP-Raven | Anlage: |
| gepr. PL | | Stifttabelle | Unterlage: |
| gepr. RL | | Blattgröße 1350 x 594 mm | Blatt-Nr.: 2 |

Verfasst, den

Aufgestellt, den

SWECO

Sweco GmbH
Von-Somnitz-Ring 13
21423 Winsen (Lüne) Telefon +49 4171 79005-0
Telefax +49 4171 79005-20
Zertifiziert durch die TÜV Rheinland Cert GmbH
(www.tuv.com, ID 1010622071) nach
ISO 9001:2008, ISO 14001:2004, OHSAS 18001:2007

Planungsgrundlage:
- digitale Daten des ALKIS, Stand: August 2017
(virtuelles Liegenschaftskatasterinformationssystem)
- Bestands- und Höhenplan
durch Vermessungsbüro John, Stand: November 2017
- Bezugssystem: ETRS 89, UTM-Abbildung
- Höhenbezug: DE_DHN92_NH