


Legende

vorhanden	geplant	entfällt	
			Schmutzwasserleitung
			Trinkwasserleitung
			Elektrische Leitung oberirdisch
			Elektrische Leitung unterirdisch
			Gasleitung
			Biogasleitung
			Fernheizleitung unterirdisch
			Fernheizleitung unterirdisch
			Leerrohr
			FTTH / LWL
			FTTH MFR 7x12x2,0
			Cluster

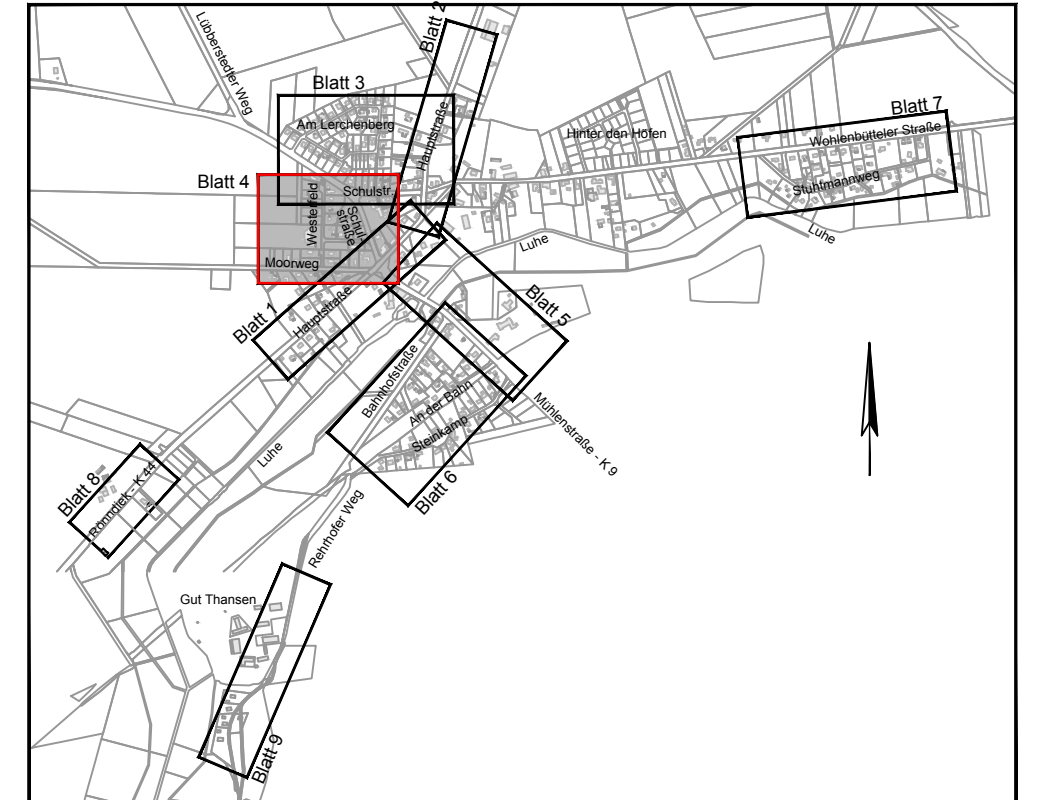

f		
e		
d		
c		
b		
a		
Datum	gez.	gepr.

Auftraggeber
Gemeinde Soderstorf
 Pinnekuhl 13 - 21388 Soderstorf

Projekt
Ausbau von FTTC zu FTTH
 in der Gemeinde Soderstorf

Zeichnungsinhalt
Lageplan 4
 Ortsteil Soderstorf

Datum	Name	Projekt-Nr.	Ausführungsplanung
gez. 19.02.18	Slu	0725-17-012	Maßstab: 1:500
PL 19.02.18	Ul	Datei-Name 180214-AP-Soderstorf	Anlage:
gepr. PL		Stiftabelle	Unterlage:
gepr. RL		Blattgröße 1160 x 445 mm	Blatt-Nr.: 4

Verfasst, den
 Aufgestellt, den

Sweco GmbH
 Von-Sommer-Ring 13
 21423 Wischen (Lüneb)
 Telefon +49 4171 78005-0
 Telefax +49 4171 78005-20
 Zertifiziert durch die TÜV Rheinland Cert GmbH
 (www.tuv.com, ID 9106622071) nach
 ISO 9001:2008, ISO 14001:2004, OHSAS 18001:2007

Planungsgrundlage:
 - digitale Daten des ALKIS, Stand: August 2017
 - Bestands- und Höhenplan durch Vermessungsbüro John, Stand: August 2017
 - Bezugssystem: ETRS 89 UTM-Abbildung
 - Höhenbezug: DE_DHHN92_NH