




### Legende

vorhanden	geplant	entfällt	
			Schmutzwasserleitung
			Trinkwasserleitung
			Elektrische Leitung oberirdisch
			Elektrische Leitung unterirdisch
			Gasleitung
			Biogasleitung
			Fernheizleitung unterirdisch
			Fernmeldeleitung unterirdisch
			Leerrohr
			FTTH / LWL
			FTTH MFR 7x12x2.0
			Cluster

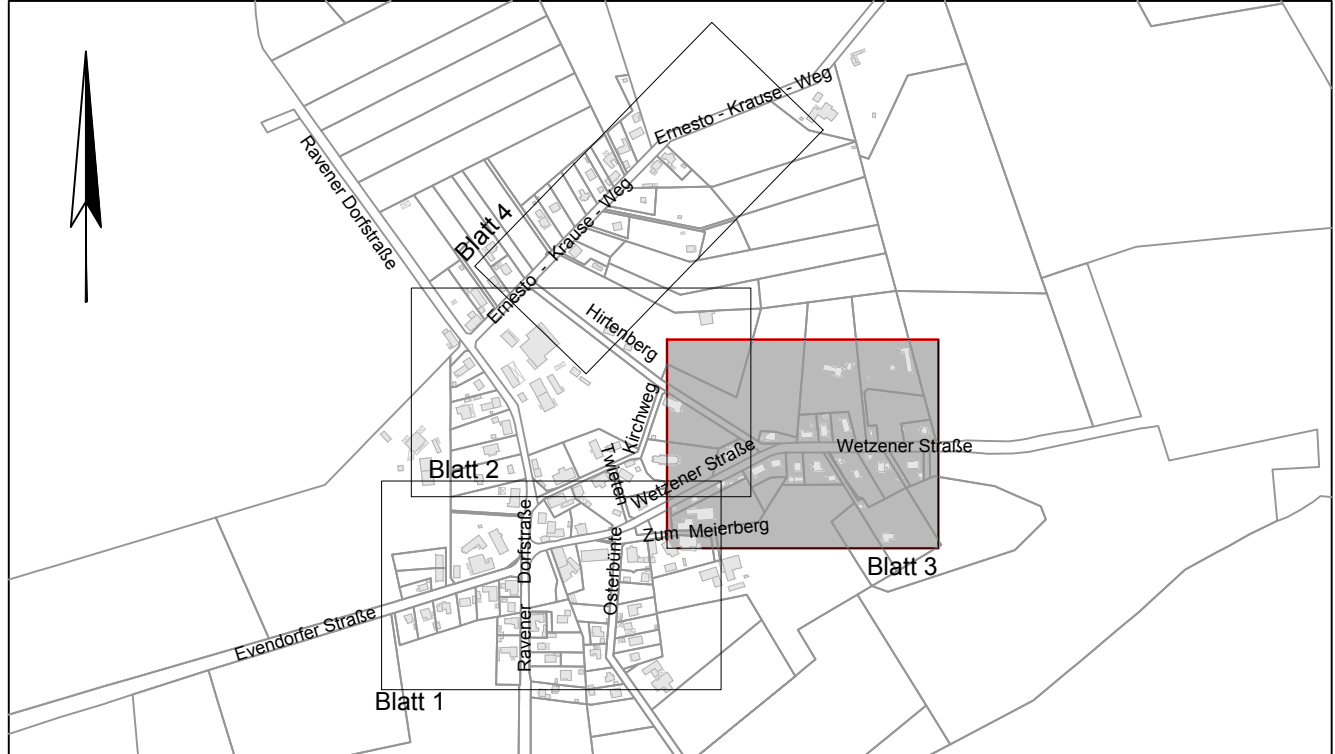

f			
e			
d			
c			
b			
a			
Datum	gez.	gepr.	

**Auftraggeber**  
Gemeinde Soderstorf  
Pinnekuhl 13 - 21388 Soderstorf

**Projekt**  
Ausbau von FTTC zu FTTH  
in der Gemeinde Soderstorf

**Zeichnungsinhalt**  
Lageplan 3  
Ortsteil Raven

	Datum	Name	Projekt-Nr.	Ausführungsplanung
gez.	07.03.18	Slu	0725-17-012	Maßstab: 1:500
PL	07.03.18	Ul	Datei-Name: 180214-AP-Raven	Anlage:
gepr. PL			Stifttabelle	Unterlage:
gepr. RL			Blattgröße: 1350 x 594 mm	Blatt-Nr.: 3

**Verfasst, den**

**Aufgestellt, den**

**SWECO**

Sweco GmbH  
Von-Sommer-Ring 13  
21423 Wissen (Lüne) | Telefon: +49 4171 79005-0  
Telefax: +49 4171 79005-20  
Zertifiziert durch die TÜV Rheinland Cert GmbH  
(www.tuv.com, ID 9106622071) nach  
ISO 9001:2008, ISO 14001:2004, OHSAS 18001:2007

Planungsgrundlage:  
- digitale Daten des ALKIS, Stand: August 2017  
(örtliches Leitungs- und Bauwerksinformationssystem)  
- Bestands- und Höhenplan  
durch Vermessungsbüro John, Stand: November 2017  
- Bezugssystem: ETRS 89 UTM-Abbildung  
- Höhenbezug: DE\_DHHN92\_NH