



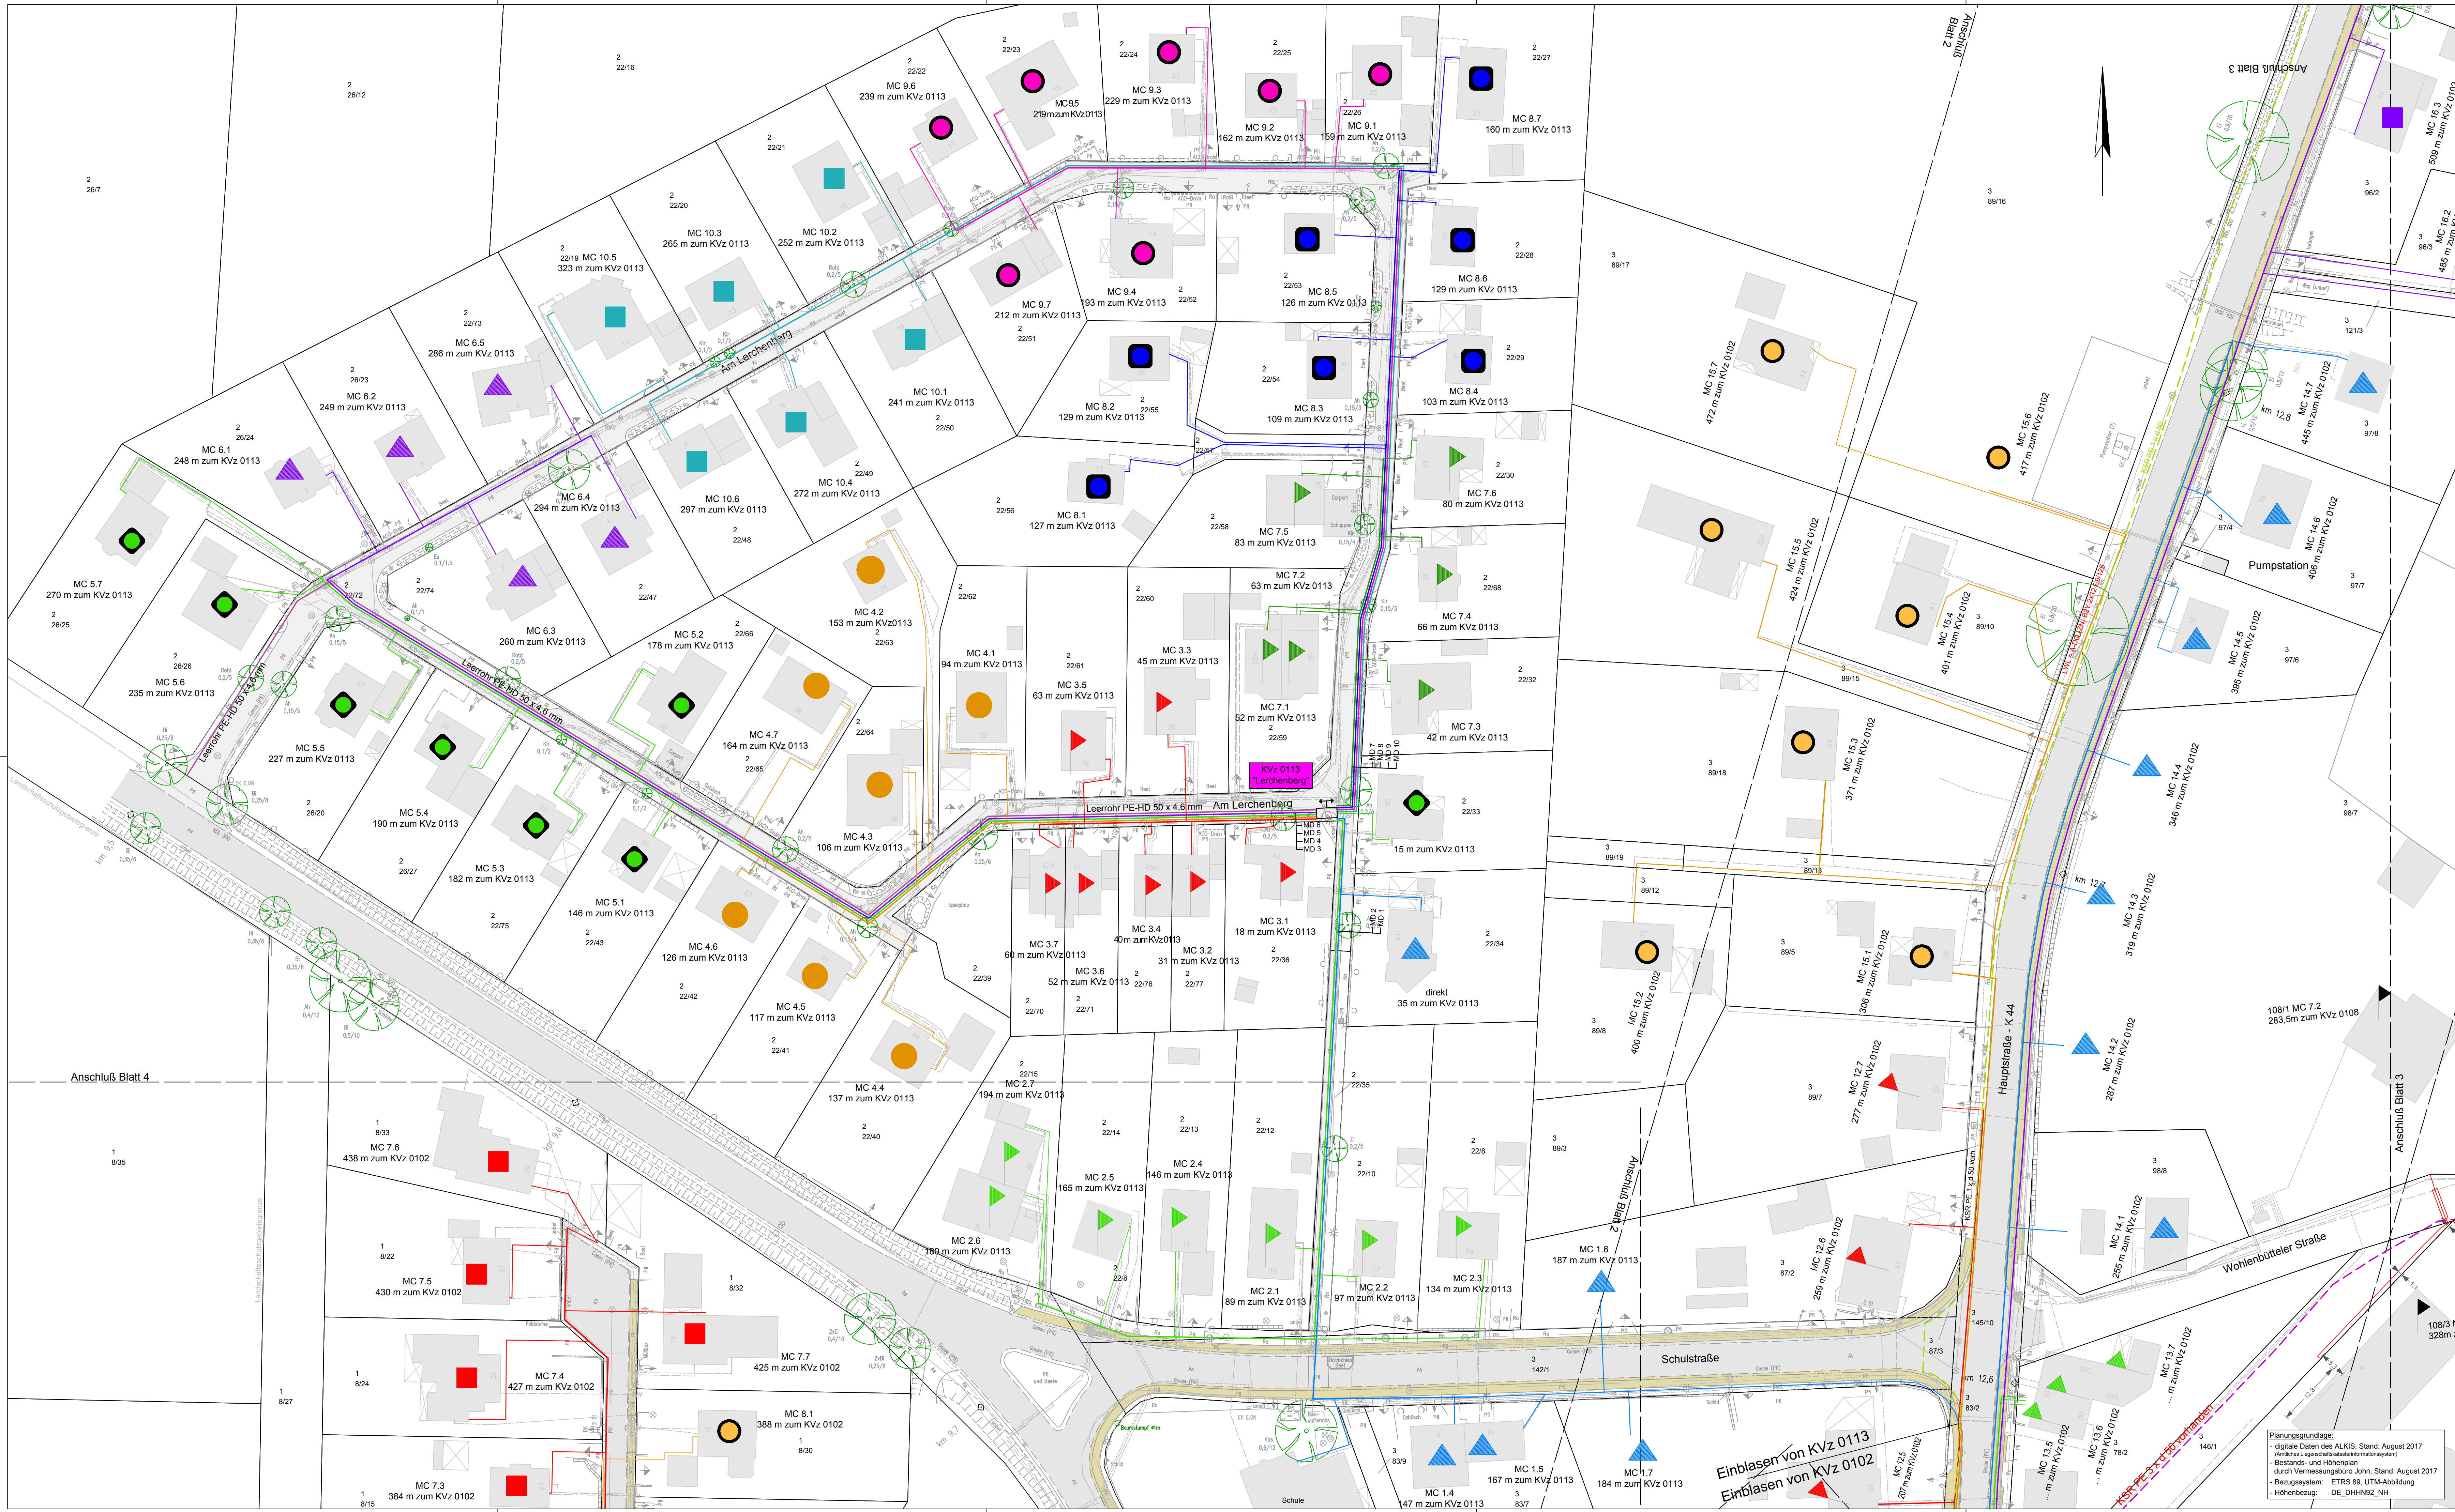

Legende

vorhanden	geplant	entfällt	Schmutzwasserleitung
			Trinkwasserleitung
			Elektrische Leitung oberirdisch
			Elektrische Leitung unterirdisch
			Gasleitung
			Biogasleitung
			Fernheizleitung unterirdisch
			Fernmeldleitung unterirdisch
			Leerrohr
			FTTH / LWL
			Cluster

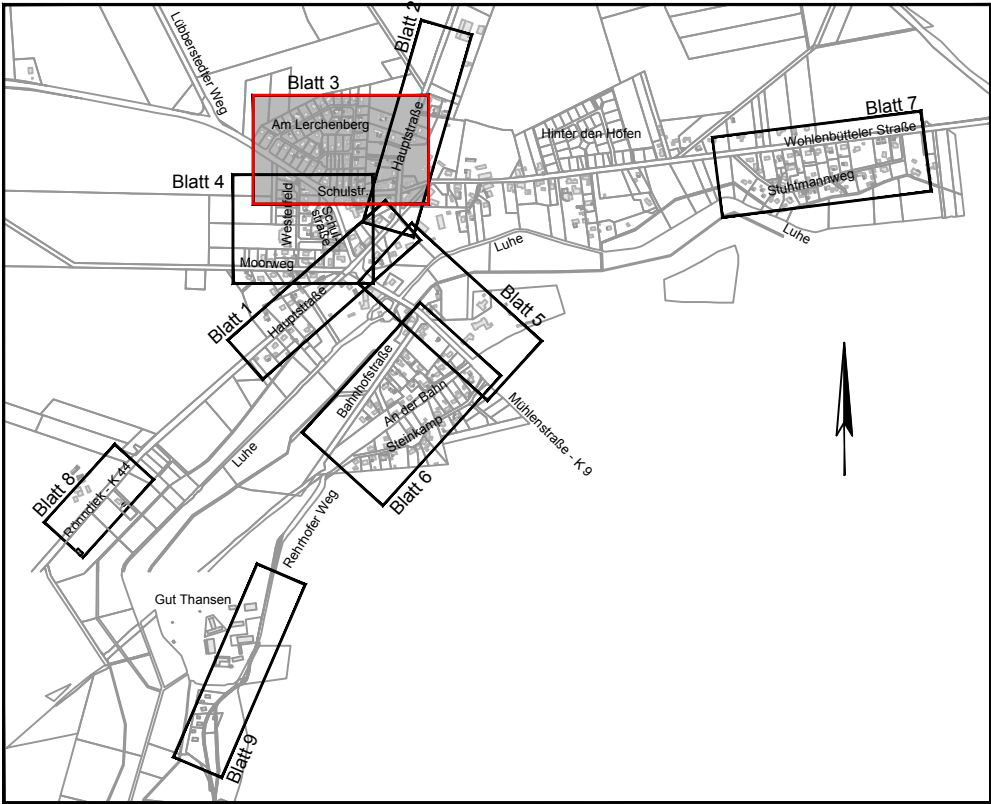

f			
e			
d			
c			
b			
a			
Datum	gez.	gepr.	

Auftraggeber
Gemeinde Soderstorf
Pinnekuhl 13 - 21388 Soderstorf

Projekt
Ausbau von FTTC zu FTTH
in der Gemeinde Soderstorf

Zeichnungsinhalt
Lageplan 3
Ortsteil Soderstorf

Datum	Name	Projekt-Nr.	0725-17-012	Ausführungsplanung
gez.	20.02.18	Situ		Maßstab: 1:500
PL	20.02.18	Ui	Datei-Name	180214-AP-Soderstorf
gepr. PL			Stifttabelle	Anlage:
gepr. RL			Blattgröße	Unterlage:
			1160 x 445 mm	Blatt-Nr.: 3

Verfasst, den
Aufgestellt, den

SWECO
Sweco GmbH
Von-Sonnitz-Ring 13
21423 Winsen (Lüne) Telefon: +49 4171 79005-0
Telefax: +49 4171 79005-20
Zertifiziert durch die TÜV Rheinland Cert GmbH
(www.tuv.com, ID 510862071) nach
ISO 9001:2008, ISO 14001:2004, OHSAS 18001:2007