


### Legende

vorhanden	geplant	entfällt	
			Schmutzwasserleitung
			Trinkwasserleitung
			Elektrische Leitung oberirdisch
			Elektrische Leitung unterirdisch
			Gasleitung
			Biogasleitung
			Fernheizleitung unterirdisch
			Fernmeldeleitung unterirdisch
			Leerrohr
			FTTH / LWL
			FTTH MFR 7x12x2.0
			Cluster

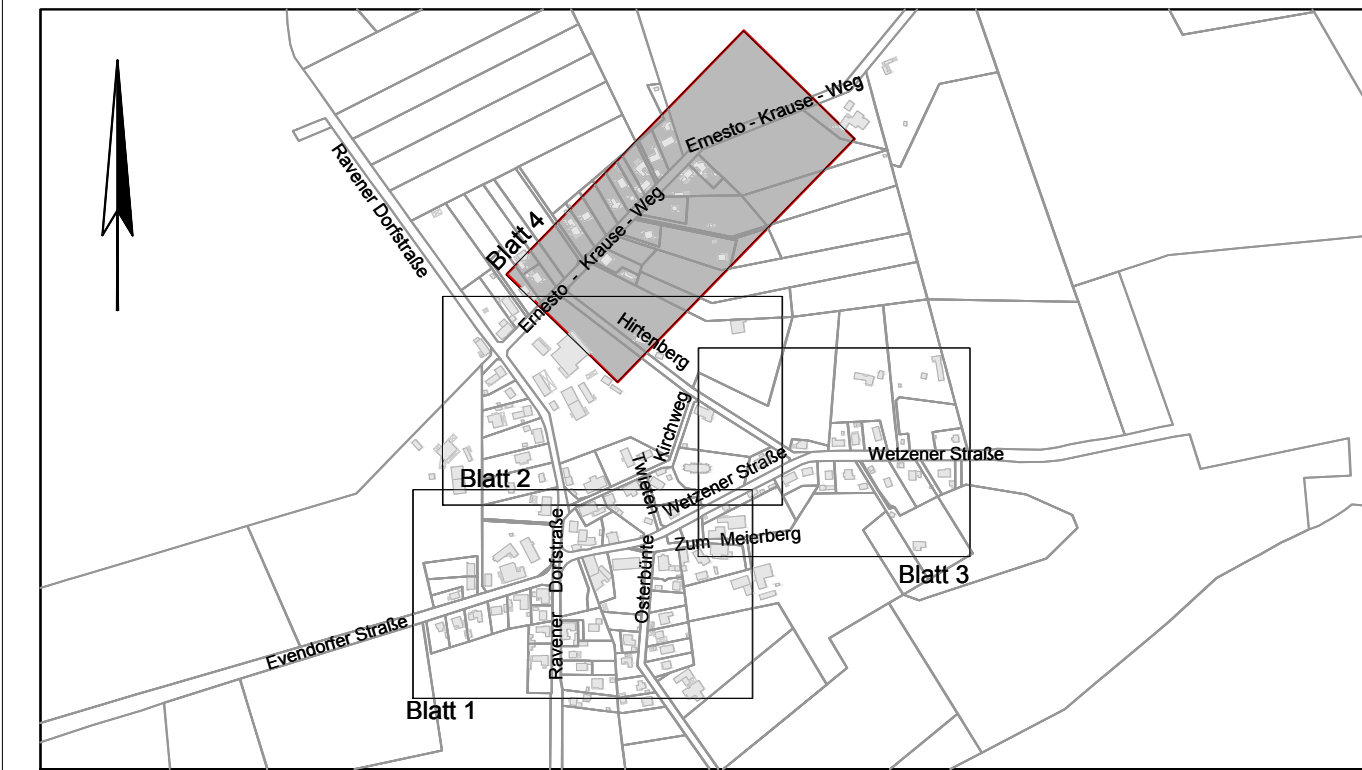

f			
e			
d			
c			
b			
a			
	Datum	gez.	gepr.

Auftraggeber  
**Gemeinde Soderstorf**  
 Pinnekuhl 13 - 21388 Soderstorf

Projekt  
**Ausbau von FTTC zu FTTH**  
 in der Gemeinde Soderstorf

Zeichnungsinhalt  
**Lageplan 4**  
 Ortsteil Raven

	Datum	Name	Projekt-Nr.	Ausführungsplanung
gez.	20.02.18	Siu	0725-17-012	Maßstab: 1:500
PL	20.02.18	Ui	Datell-Name 180214-AP-Raven	Anlage:
gepr. PL			Stifttabelle	Unterlage:
gepr. RL			Blattgröße 1160 x 594 mm	Blatt-Nr.: 4

Verfasst, den  
 Aufgestellt, den

**SWECO**  
 Sweco GmbH  
 Von-Sonnitz-Ring 13  
 21423 Winsen (Lühe)  
 Telefon +49 4171 79005-0  
 Telefax +49 4171 79005-20  
 Zertifiziert durch die TÜV Rheinland Cert GmbH  
 (www.tuv.com, ID 9106622071) nach  
 ISO 9001:2008, ISO 14001:2004, OHSAS 18001:2007

Planungsgrundlage:  
 - digitale Daten des ALKIS, Stand: August 2017  
 (Ärlicher Liegenschaftskatastersystem)  
 - Bestands- und Höhenplan  
 durch Vermessungsbüro John, Stand: November 2017  
 - Bezugssystem: ETRS 89, UTM-Abbildung  
 - Höhenbezug: DE\_DHHN92\_NH