


### Legende

vorhanden	geplant	entfällt	
			Schmutzwasserleitung
			Trinkwasserleitung
			Elektrische Leitung oberirdisch
			Elektrische Leitung unterirdisch
			Gasleitung
			Biogasleitung
			Fernheizleitung unterirdisch
			Fernmeldeleitung unterirdisch
			Leerrohr
			FTTH / LWL
			FTTH MFR 7x12x2,0
			Cluster

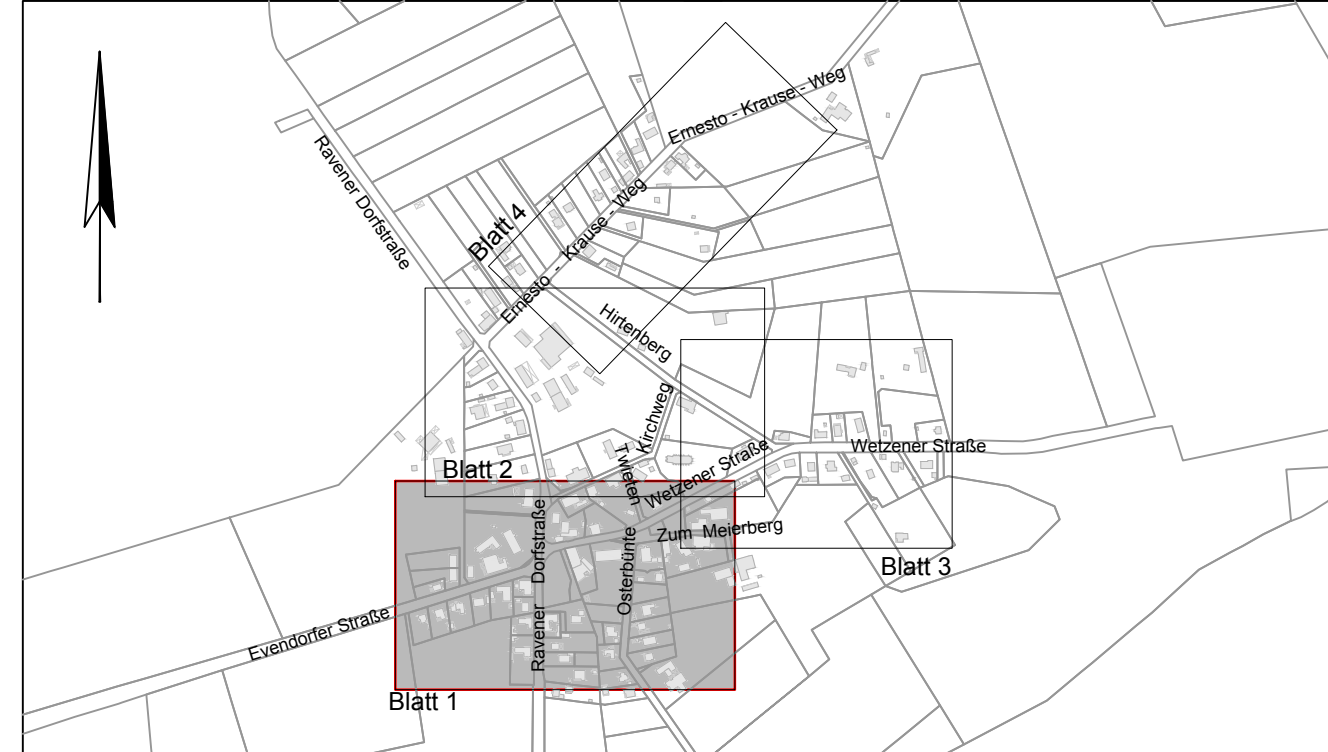

f			
e			
d			
c			
b			
a			
	Datum	gez.	gepr.

**Auftraggeber**  
**Gemeinde Soderstorf**  
 Pinnekuhl 13 - 21388 Soderstorf

**Projekt**  
**Ausbau von FTTC zu FTTH**  
 in der Gemeinde Soderstorf

**Zeichnungsinhalt**  
**Lageplan 1**  
 Ortsteil Raven

	Datum	Name	Projekt-Nr.	Ausführungsplanung
gez.	07.03.18	Situ	0725-17-012	Maßstab: 1:500
PL	07.03.18	Ui	Datei-Name	180214-AP-Raven
gepr. PL			Stifttabelle	Unterlage:
gepr. RL			Blattgröße	1160 x 445 mm
			Blatt-Nr.:	1

Verfasst, den

Aufgestellt, den

**SWECO** Sweco GmbH  
 Von-Sonnitz-Ring 13 | Telefon +49 4171 79005-0  
 21423 Wisen (Lühe) | Telefax +49 4171 79005-20  
 Zertifiziert durch die TÜV Rheinland Cert GmbH  
 (www.tuv.com, ID 110822217) nach  
 ISO 9001:2008, ISO 14001:2004, OHSAS 18001:2007

Planungsgrundlage:  
 - digitale Daten des ALKIS, Stand: August 2017  
 (virtuelles Lage- und Versorgungsplaninformationssystem)  
 - Bestands- und Höhenplan  
 durch Vermessungsbüro John, Stand: November 2017  
 - Bezugssystem: ETRS 89, UTM-Abbildung  
 - Höhenbezug: DE\_DHN62\_NH