


Legende

vorhanden	geplant	entfällt	
			Schmutzwasserleitung
			Trinkwasserleitung
			Elektrische Leitung oberirdisch
			Elektrische Leitung unterirdisch
			Gasleitung
			Biogasleitung
			Fernheizleitung unterirdisch
			Fernheizleitung unterirdisch
			Leerrohr
			FTTH / LWL
			FTTH MFR 7x12x2,0
			Cluster

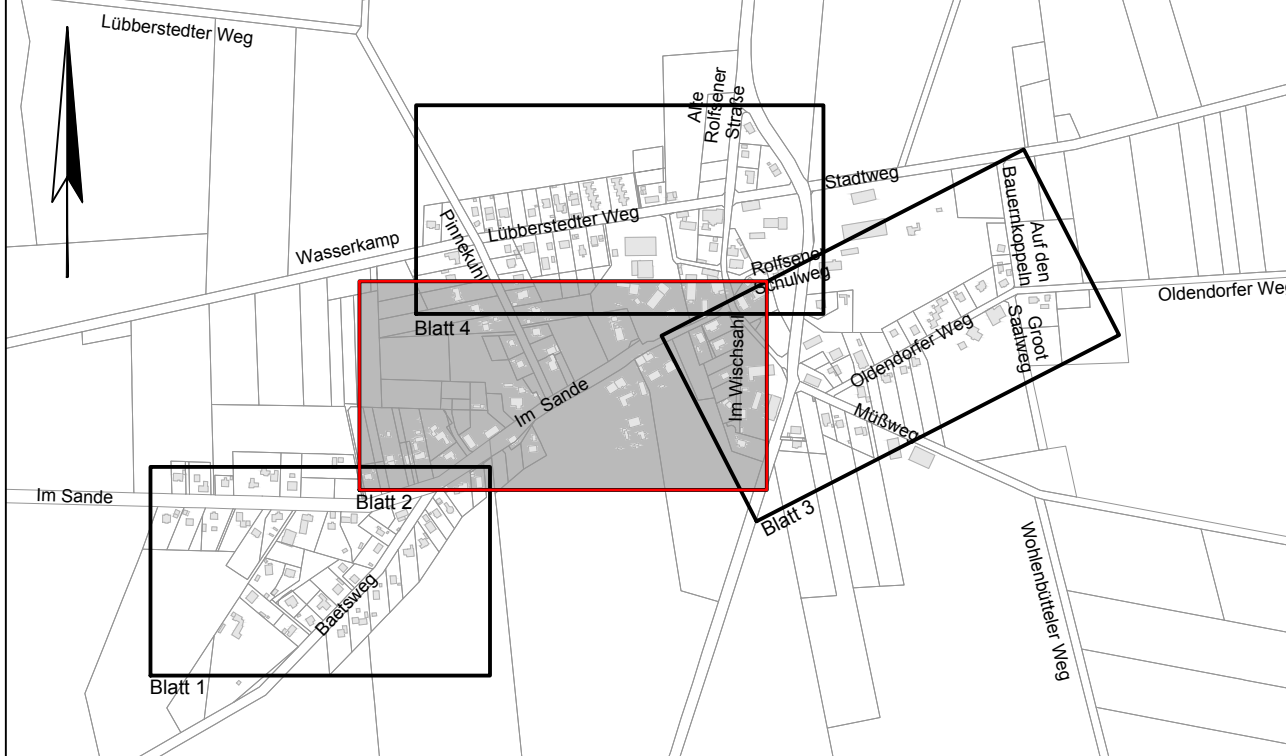

f			
e			
d			
c			
b			
a			
Datum	gez.	gepr.	

Auftraggeber
Gemeinde Soderstorf
 Pinnekuhl 13 - 21388 Soderstorf

Projekt
Ausbau von FTTC zu FTTH
 in der Gemeinde Soderstorf

Zeichnungsinhalt
Lageplan 2
 Ortsteil Rolfsen

Datum	Name	Ausführungsplanung	
gez. 20.02.18	Slu	Projekt-Nr. 0725-17-012	Maßstab: 1:500
PL 20.02.18	Ul	Datei-Name AP-Rolfsen	Anlage:
gepr. PL		Stiftabelle	Unterlage:
gepr. RL		Blattgröße 1350 x 594 mm	Blatt-Nr.: 2

Verfasst, den
 Aufgestellt, den

SWECO

Sweco GmbH
 Von-Schmidt-Ring 13
 21423 Wissem (Lüneburg) | Telefon +49 471 7905-0
 | Telefax +49 471 7905-20
 Zertifiziert durch die TÜV Rheinland Cert GmbH
 www.tuv.com, ID 9108622011 nach
 ISO 9001:2008, ISO 14001:2004, OHSAS 18001:2007

Planungsgrundlage:
 - digitale Daten des ALKIS, Stand: August 2017
 (inklusive Legungshistorien/Verlaufssysteme)
 - Bestands- und Höhenplan
 durch Vermessungsbüro John, Stand: August 2017
 - Bezugssystem: ETRS 89, UTM-Abbildung
 - Höhenbezug: DE_DHHN92_NH