


### Legende

vorhanden	geplant	entfällt	
			Schmutzwasserleitung
			Trinkwasserleitung
			Elektrische Leitung oberirdisch
			Elektrische Leitung unterirdisch
			Gasleitung
			Biogasleitung
			Fernheizleitung unterirdisch
			Fernmeldeleitung unterirdisch
			Leerrohr
			FTTH / LWL
			FTTH MFR 7x12x2,0
			Cluster

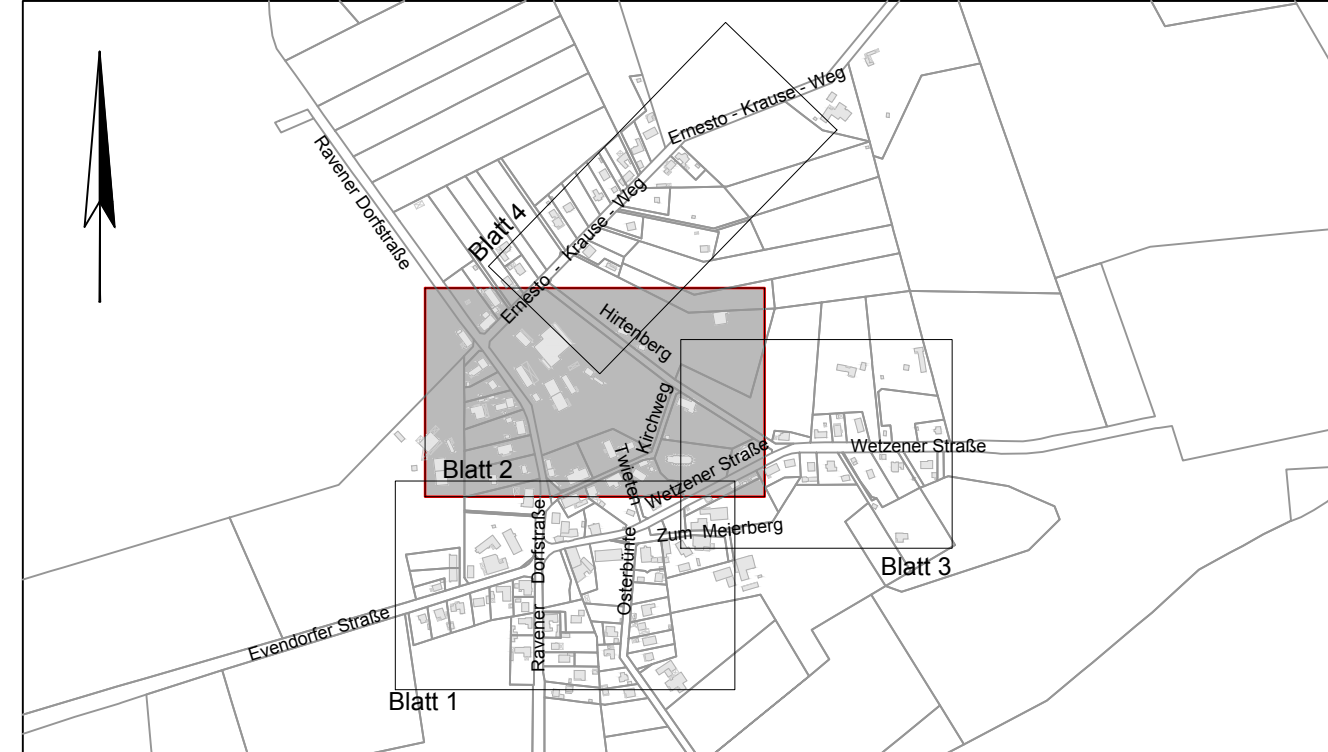

f			
e			
d			
c			
b			
a	Datum	gez.	gepr.

**Auftraggeber**  
Gemeinde Soderstorf  
Pinnekuhl 13 - 21388 Soderstorf

**Projekt**  
Ausbau von FTTC zu FTTH  
in der Gemeinde Soderstorf

**Zeichnungsinhalt**  
Lageplan 2  
Ortsteil Raven

Datum	Name	Projekt-Nr.	Ausführungsplanung
gez. 07.03.18	Situ	0725-17-012	Maßstab: 1:500
PL 07.03.18	Ui	Datei-Nr. 180214-AP-Raven	Anlage:
gepr. PL		Stifttabelle	Unterlage:
gepr. RL		Blattgröße 1350 x 594 mm	Blatt-Nr.: 2

Verfasst, den

Aufgestellt, den

**SWECO** Sweco GmbH  
Von-Somnitz-Ring 13 | Telefon +49 4171 79005-0  
21423 Winsen (Lüne) | Telefax +49 4171 79005-20  
Zertifiziert durch die TÜV Rheinland Cert GmbH  
(www.tuv.com, ID 1010622071) nach  
ISO 9001:2008, ISO 14001:2004, OHSAS 18001:2007

Planungsgrundlage:  
- digitale Daten des ALKIS, Stand: August 2017  
(virtuelles Liegenschaftskatasterinformationssystem)  
- Bestands- und Höhenplan  
durch Vermessungsbüro Jahn, Stand: November 2017  
- Bezugssystem: ETRS 89, UTM-Abbildung  
- Höhenbezug: DE\_DHN92\_NH