


Legende

vorhanden	geplant	entfällt	
			Schmutzwasserleitung
			Trinkwasserleitung
			Elektrische Leitung oberirdisch
			Elektrische Leitung unterirdisch
			Gasleitung
			Biogasleitung
			Fernheizleitung unterirdisch
			Fernheizleitung unterirdisch
			Leerrohr
			FTTH / LWL
			FTTH MFR 7x12x2,0
			Cluster

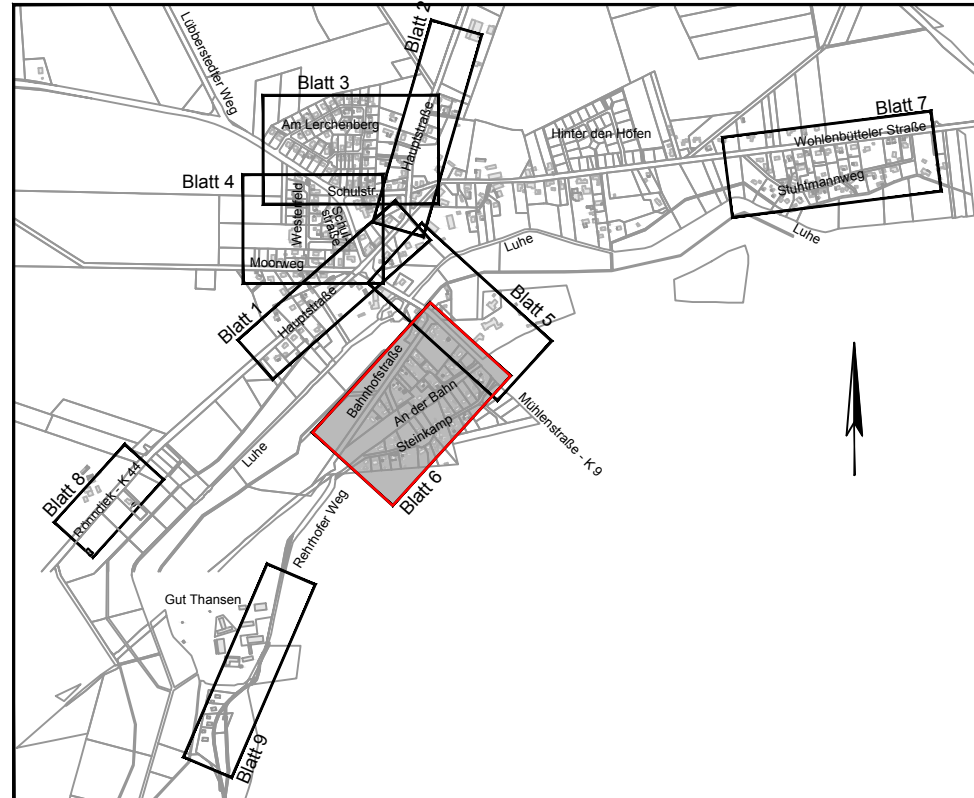

f			
e			
d			
c			
b			
a			
	Datum	gez.	gepr.

Auftraggeber
Gemeinde Soderstorf
Pinnekuhl 13 - 21388 Soderstorf

Projekt
Ausbau von FTTC zu FTTH
in der Gemeinde Soderstorf

Zeichnungsinhalt
Lageplan 6
Ortsteil Soderstorf

	Datum	Name	Projekt-Nr.	Ausführungsplanung
gez.	19.02.18	Situ	0725-17-012	Maßstab: 1:500
PL	19.02.18	Ui	Datei-Nr. 180214-AP-Soderstorf	Anlage:
gepr. PL			Stifttabelle	Unterlage:
gepr. RL			Blattgröße 1160 x 445 mm	Blatt-Nr.: 6

Verfasst, den

Aufgestellt, den

SWECO
Sweco GmbH
Von-Sonnitz-Ring 13
21423 Winsen (Lüne) Telefon +49 4171 79005-0
Telefax +49 4171 79005-20
Zertifiziert durch die TÜV Rheinland Cert GmbH
(www.tuv.com, ID 1918622071) nach
ISO 9001:2008, ISO 14001:2004, OHSAS 18001:2007

Planungsgrundlage:
- digitale Daten des ALKIS, Stand: August 2017
(virtuelles Lageplan- und Versorgungsnetzsystem)
- Bestands- und Höhenplan
durch Vermessungsbüro John, Stand: August 2017
- Bezugssystem: ETRS 89, UTM-Abbildung
- Höhenbezug: DE_DHNNS2_NH